

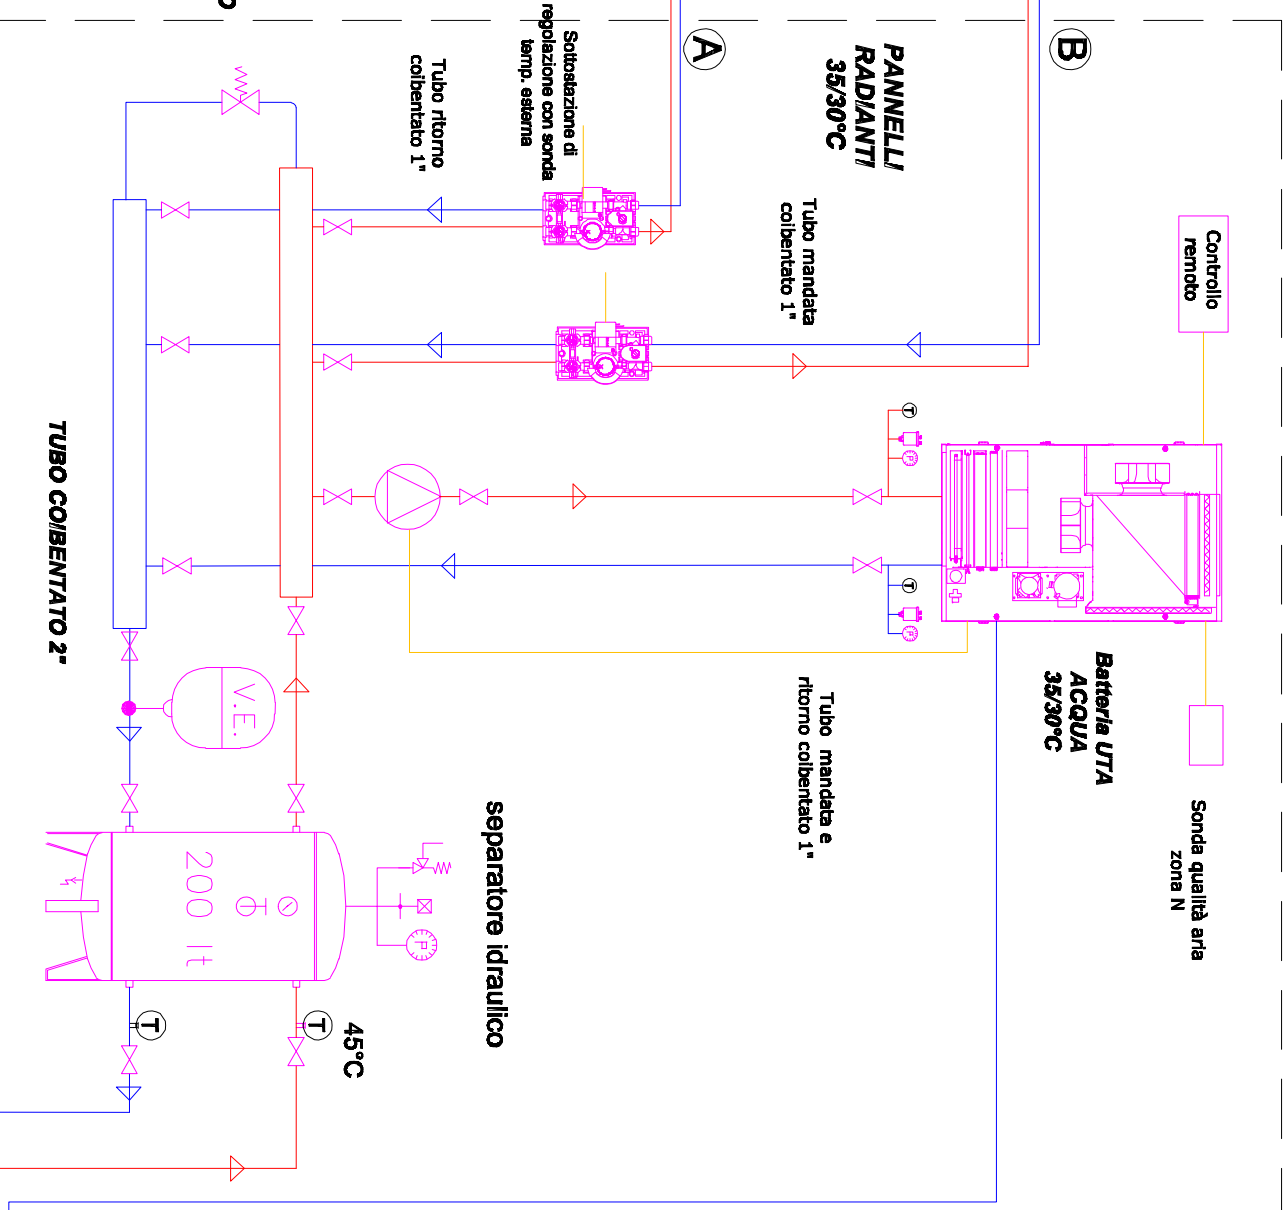
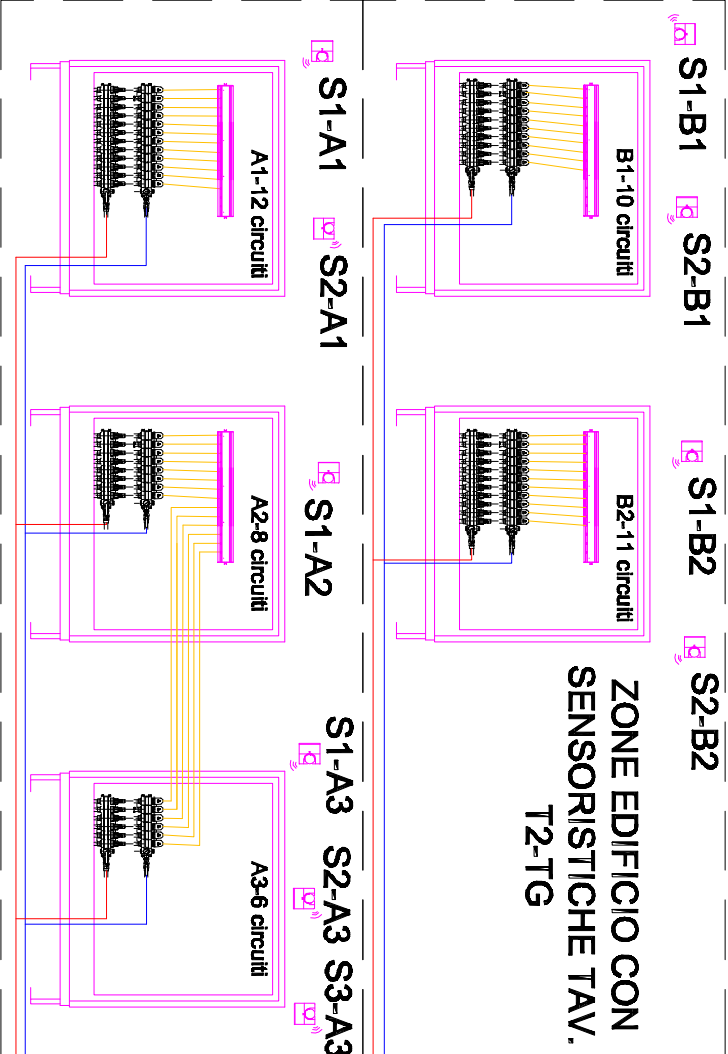
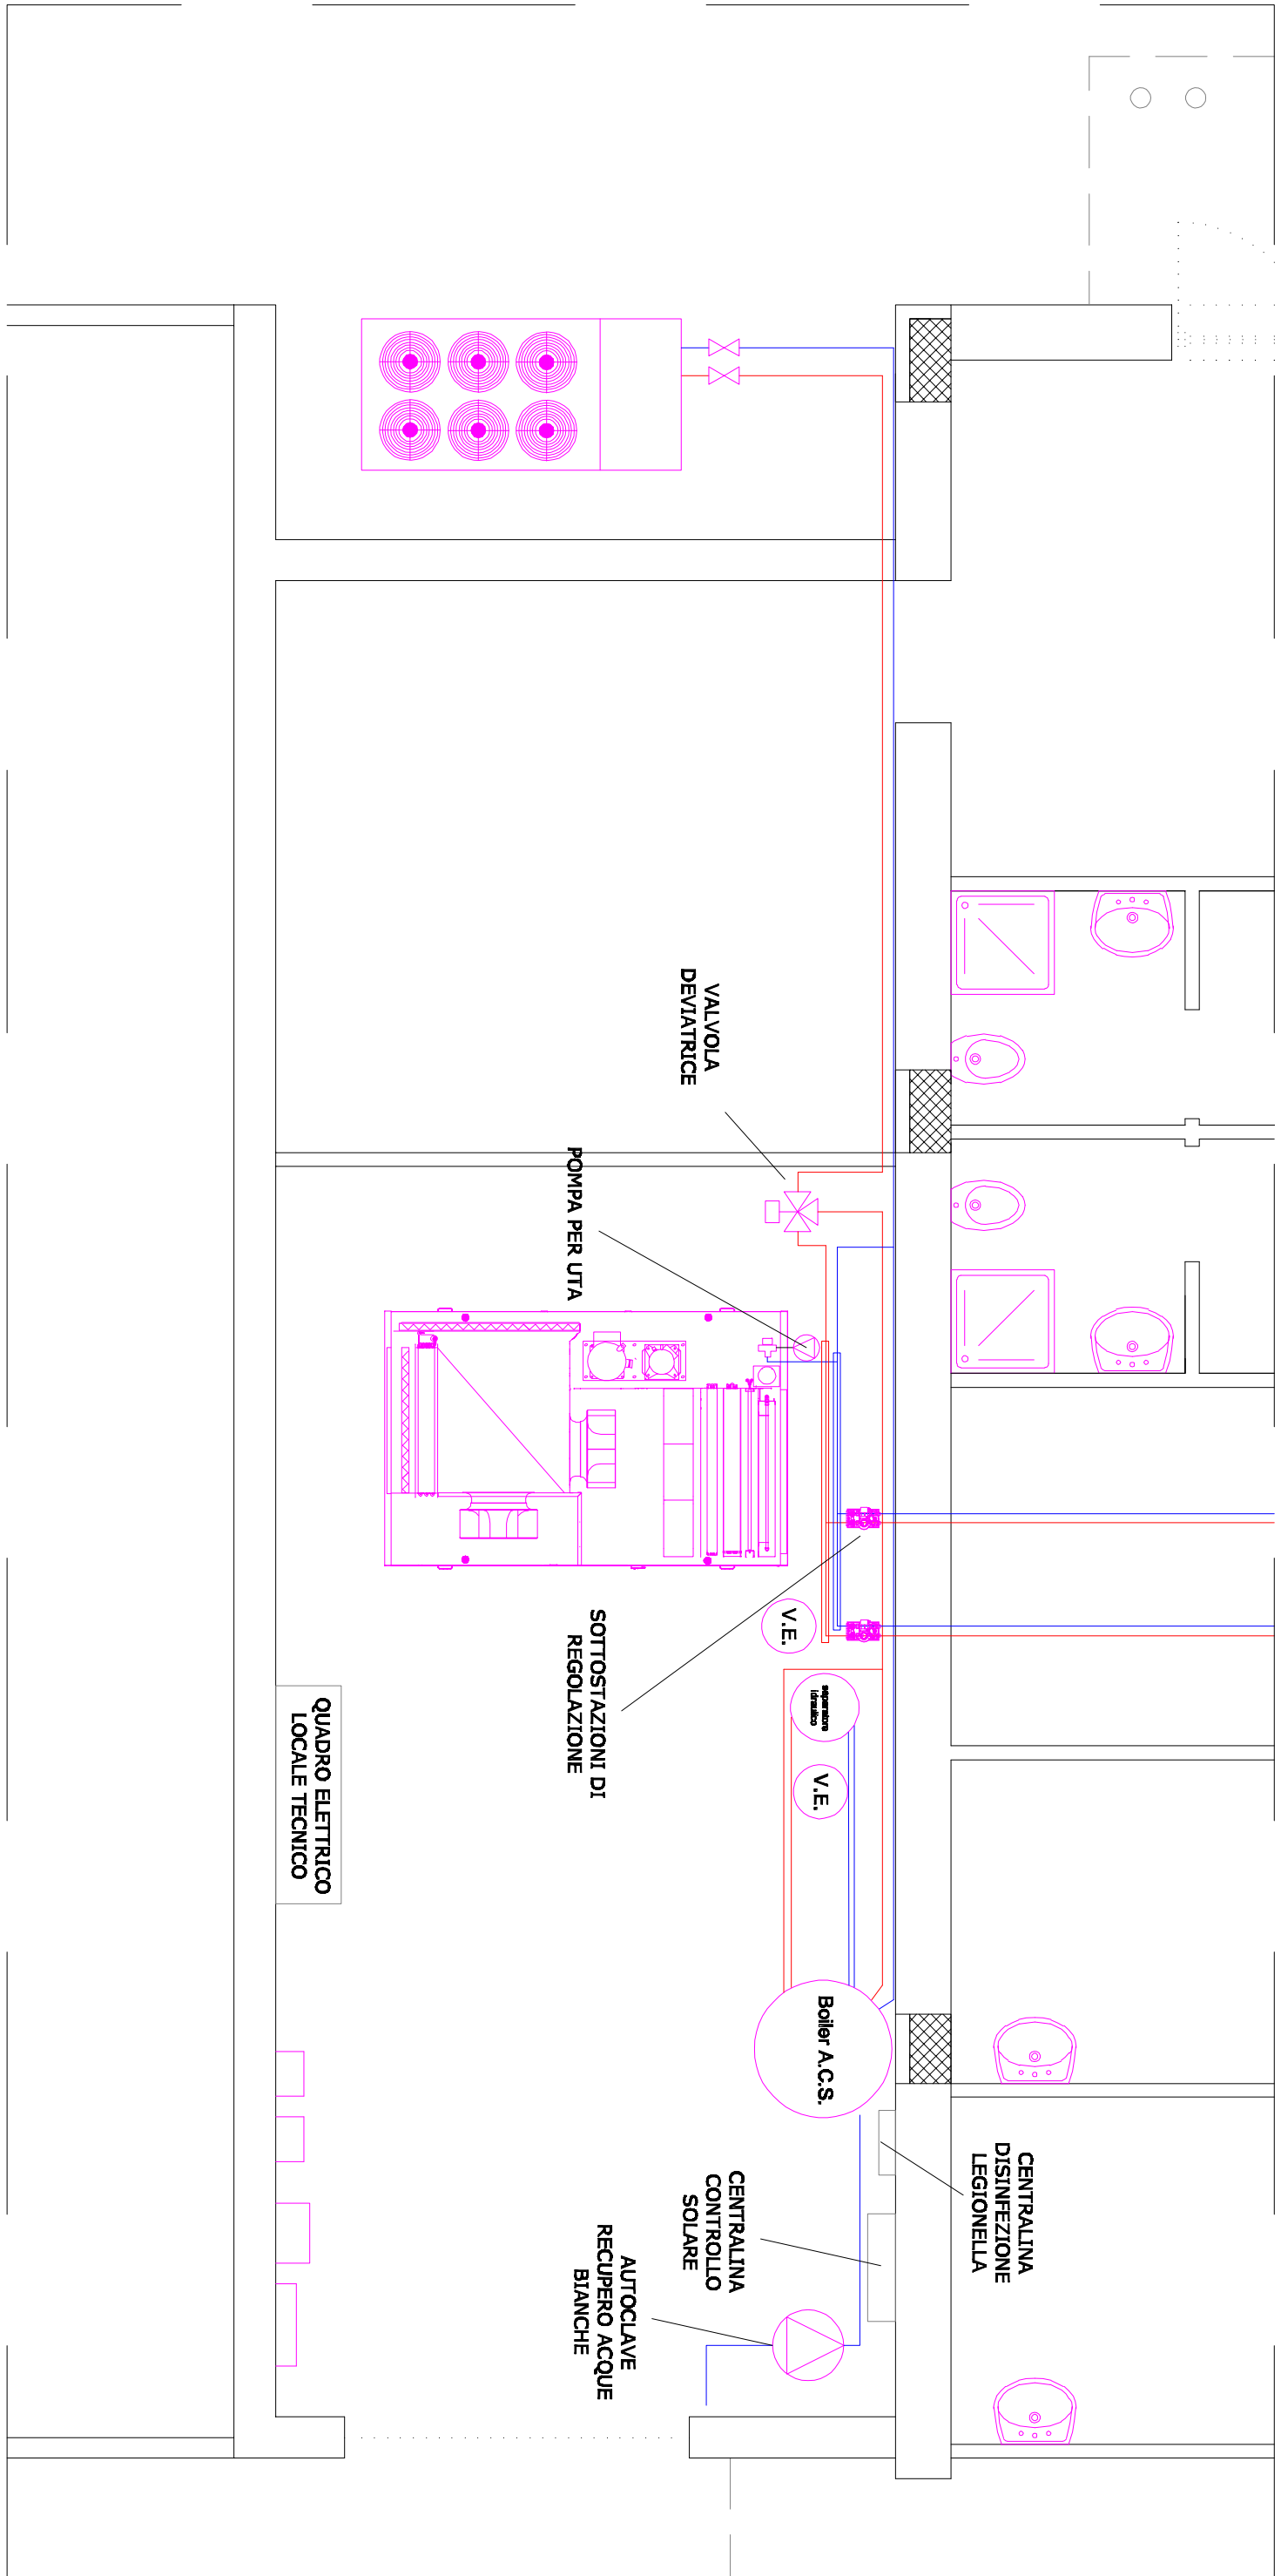


Pianta copertura con impianti solari

Scala 1:100

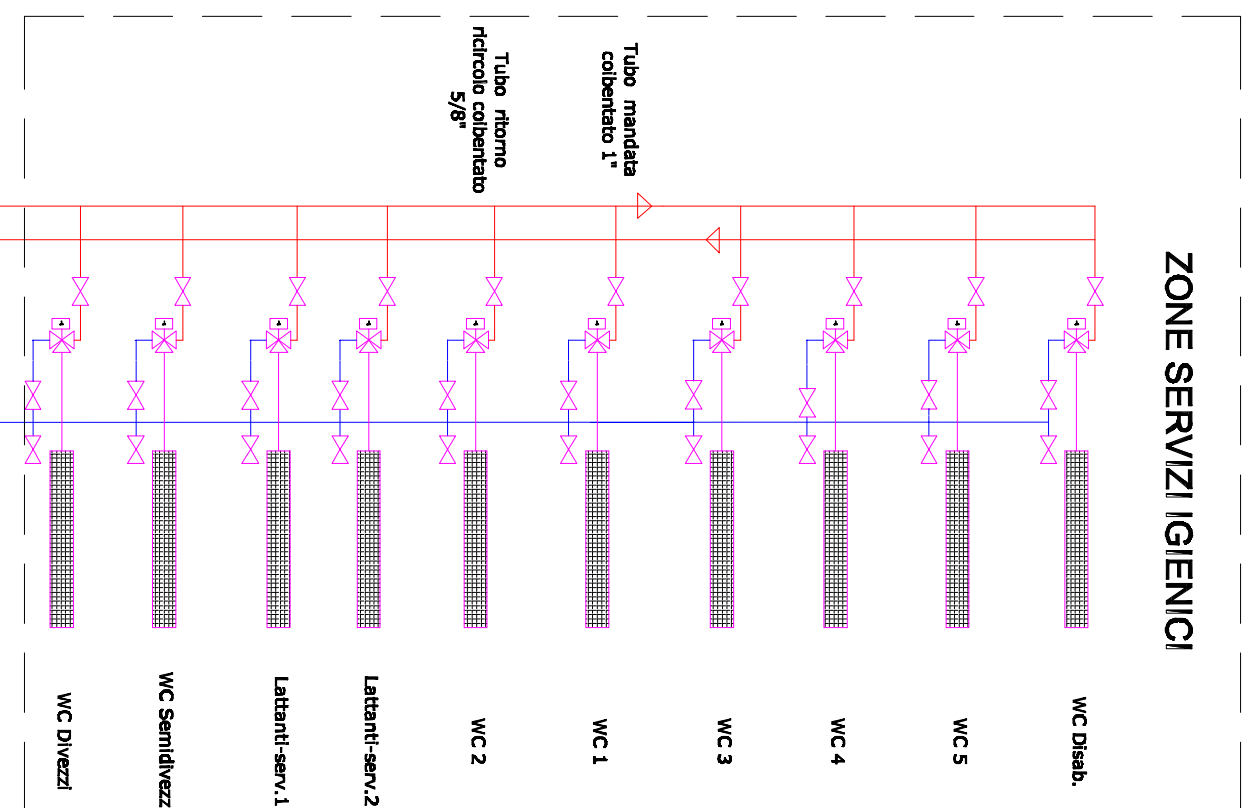


POMPA DI CALORE

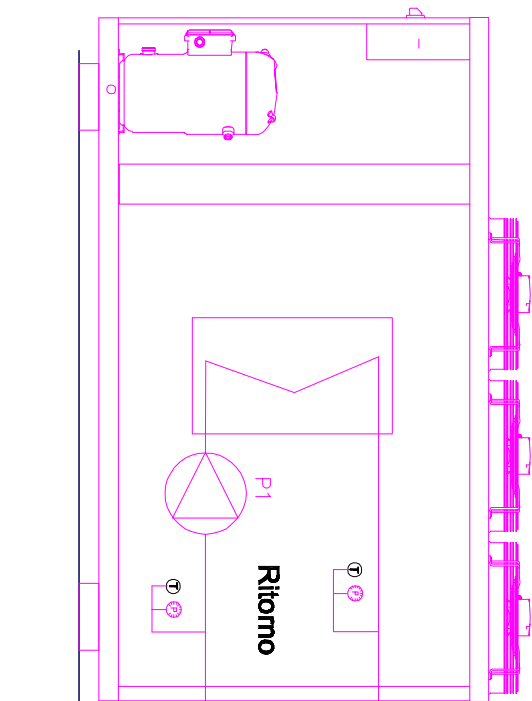

PIANO DI COPERTURA

Gruppo di 6 pannelli da 2,33mq tetto piano V 45°

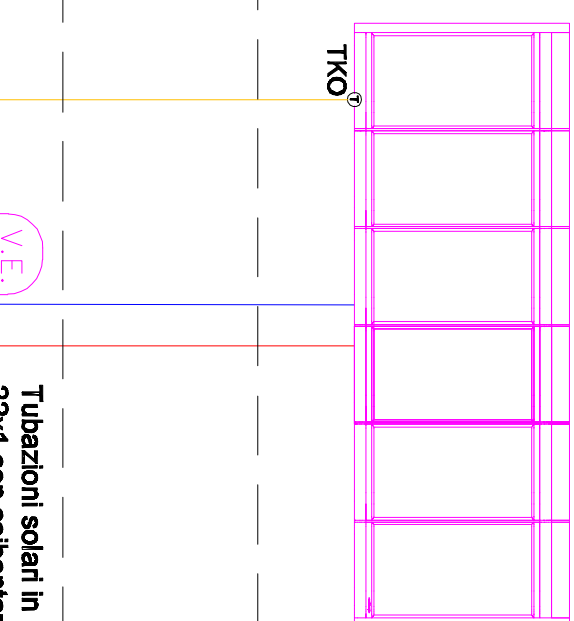

LEGENDA

	interruttore termomagnetico		ritorno termofluido
	valvola di zona		onda termofluido
	pompa scambiatore		alimentazione elettrica
	pompa refrigerio		comandi elettrici termofluido
	bolleto		collettore 45° boigi
	valvola di intercettazione		collettore mandata termofluido
	termometro		collettore ritorno termofluido
	termometro di regolazione		
	termometro di massima		
	orologio		
	orologio programmatore		
	orologio di stato orlo		

**"REALIZZAZIONE DI UN ASILO NIDO PUBBLICO NELL'AMBITO DEL SISTEMA INTEGRATO REGIONALE DI EDUCAZIONE E DI ISTRUZIONE" - "INTERVENTO TIPO A"**

AVVISO PUBBLICO PER LA PRESENTAZIONE DELLE MANIFESTAZIONI DI INTERESSE PER IL FINANZIAMENTO DI NIDI E MICRONIDI INTERVENTI DI REALIZZAZIONE, RISTRUTTURAZIONE, ADEGUAMENTO, AMMODERNAMENTO E QUALIFICAZIONE DI STRUTTURE/SERVIZI EDUCATIVI NELL'AMBITO DEL SISTEMA INTEGRATO REGIONALE DI EDUCAZIONE E DI ISTRUZIONE.

ASSE 8 - OBIETTIVO SPECIFICO 9.3 - AZIONE 9.3.1 DEL POR CAMPANIA FESR 2014/2020 E OBIETTIVI DI SERVIZIO - FSC FONDO DI CUI ALLA L.R. N. 3 DEL 20 GENNAIO 2017.

**"PROGETTO DEFINITIVO-ESECUTIVO"**

**IMPIANTI**

19. Relazione Specialistica Impianto Elettrico
20. Relazione Specialistica Impianto di Riscaldamento
21. Relazione Specialistica Impianto a gas
22. Impianto Idrico-Fognario: Pianta coperture e impianto di irrigazione tetto verde
23. Impianto Fotovoltaico
24. Impianto Fotovoltaico schema unifilare
25. Impianto Termico: schema funzionale dell'impianto termico
26. Impianto Termico: Pianta radiante
27. Impianto Termico: Impianto coibizzato aria primaria
28. Impianto Gas
29. Impianto Elettrico: Impianto di Terra
30. Impianto Elettrico: Alimentazione FM
31. Impianto Elettrico: Alimentazione Luci
32. Impianto Elettrico: Quadri Elettrici