
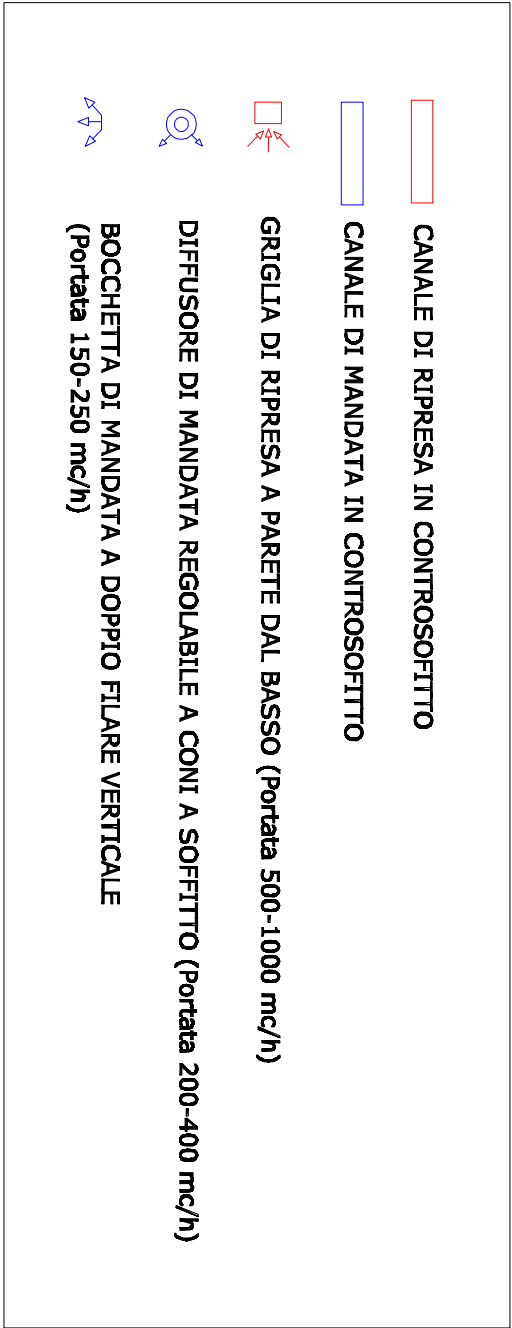
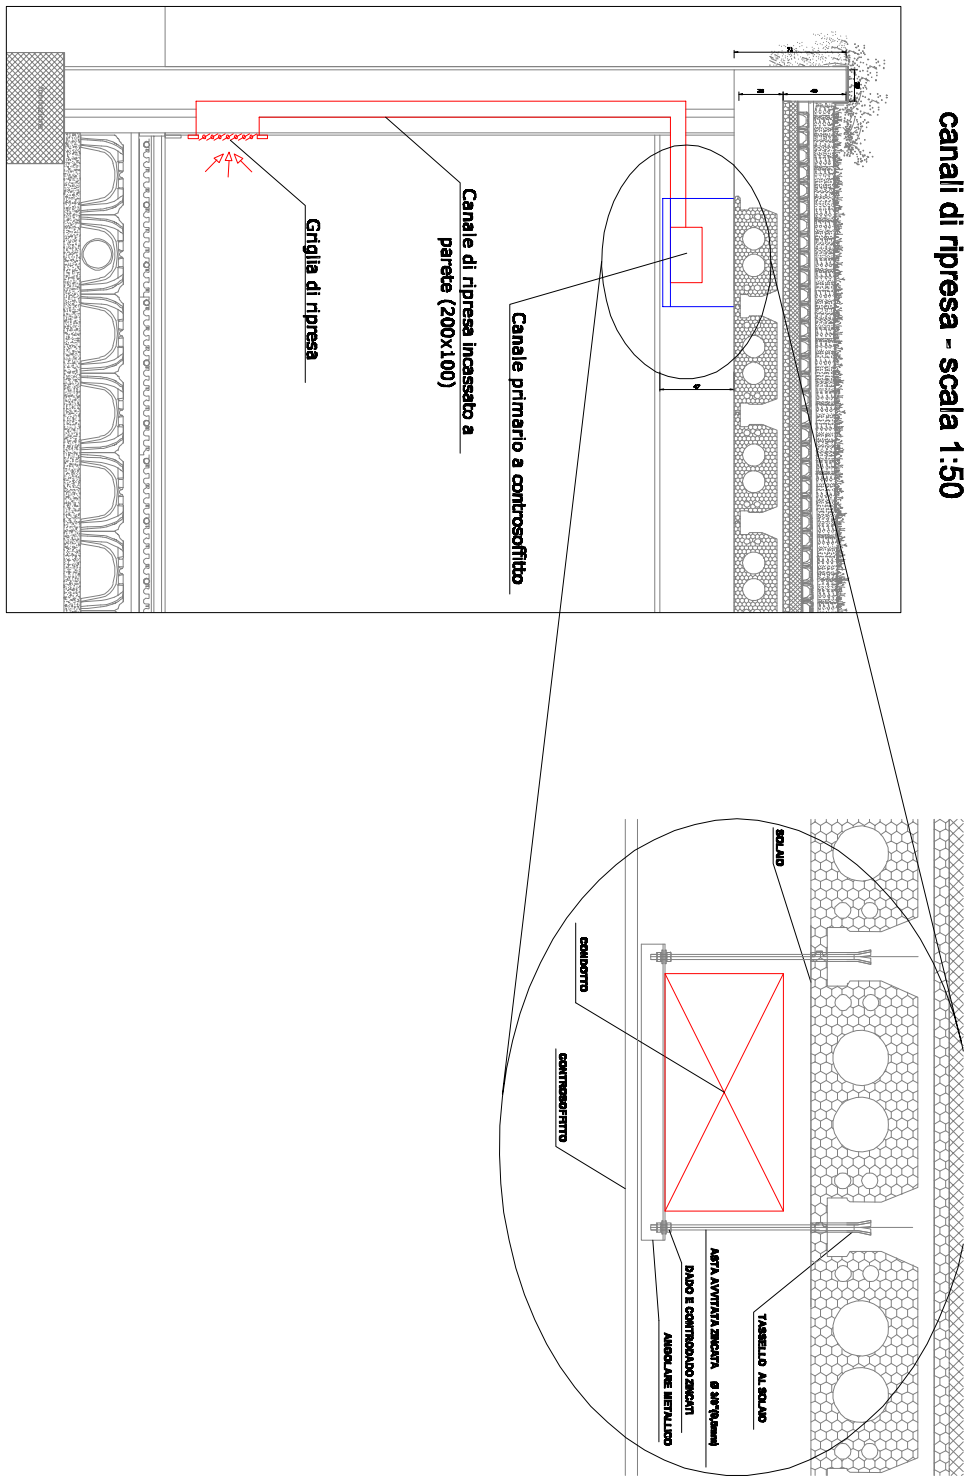
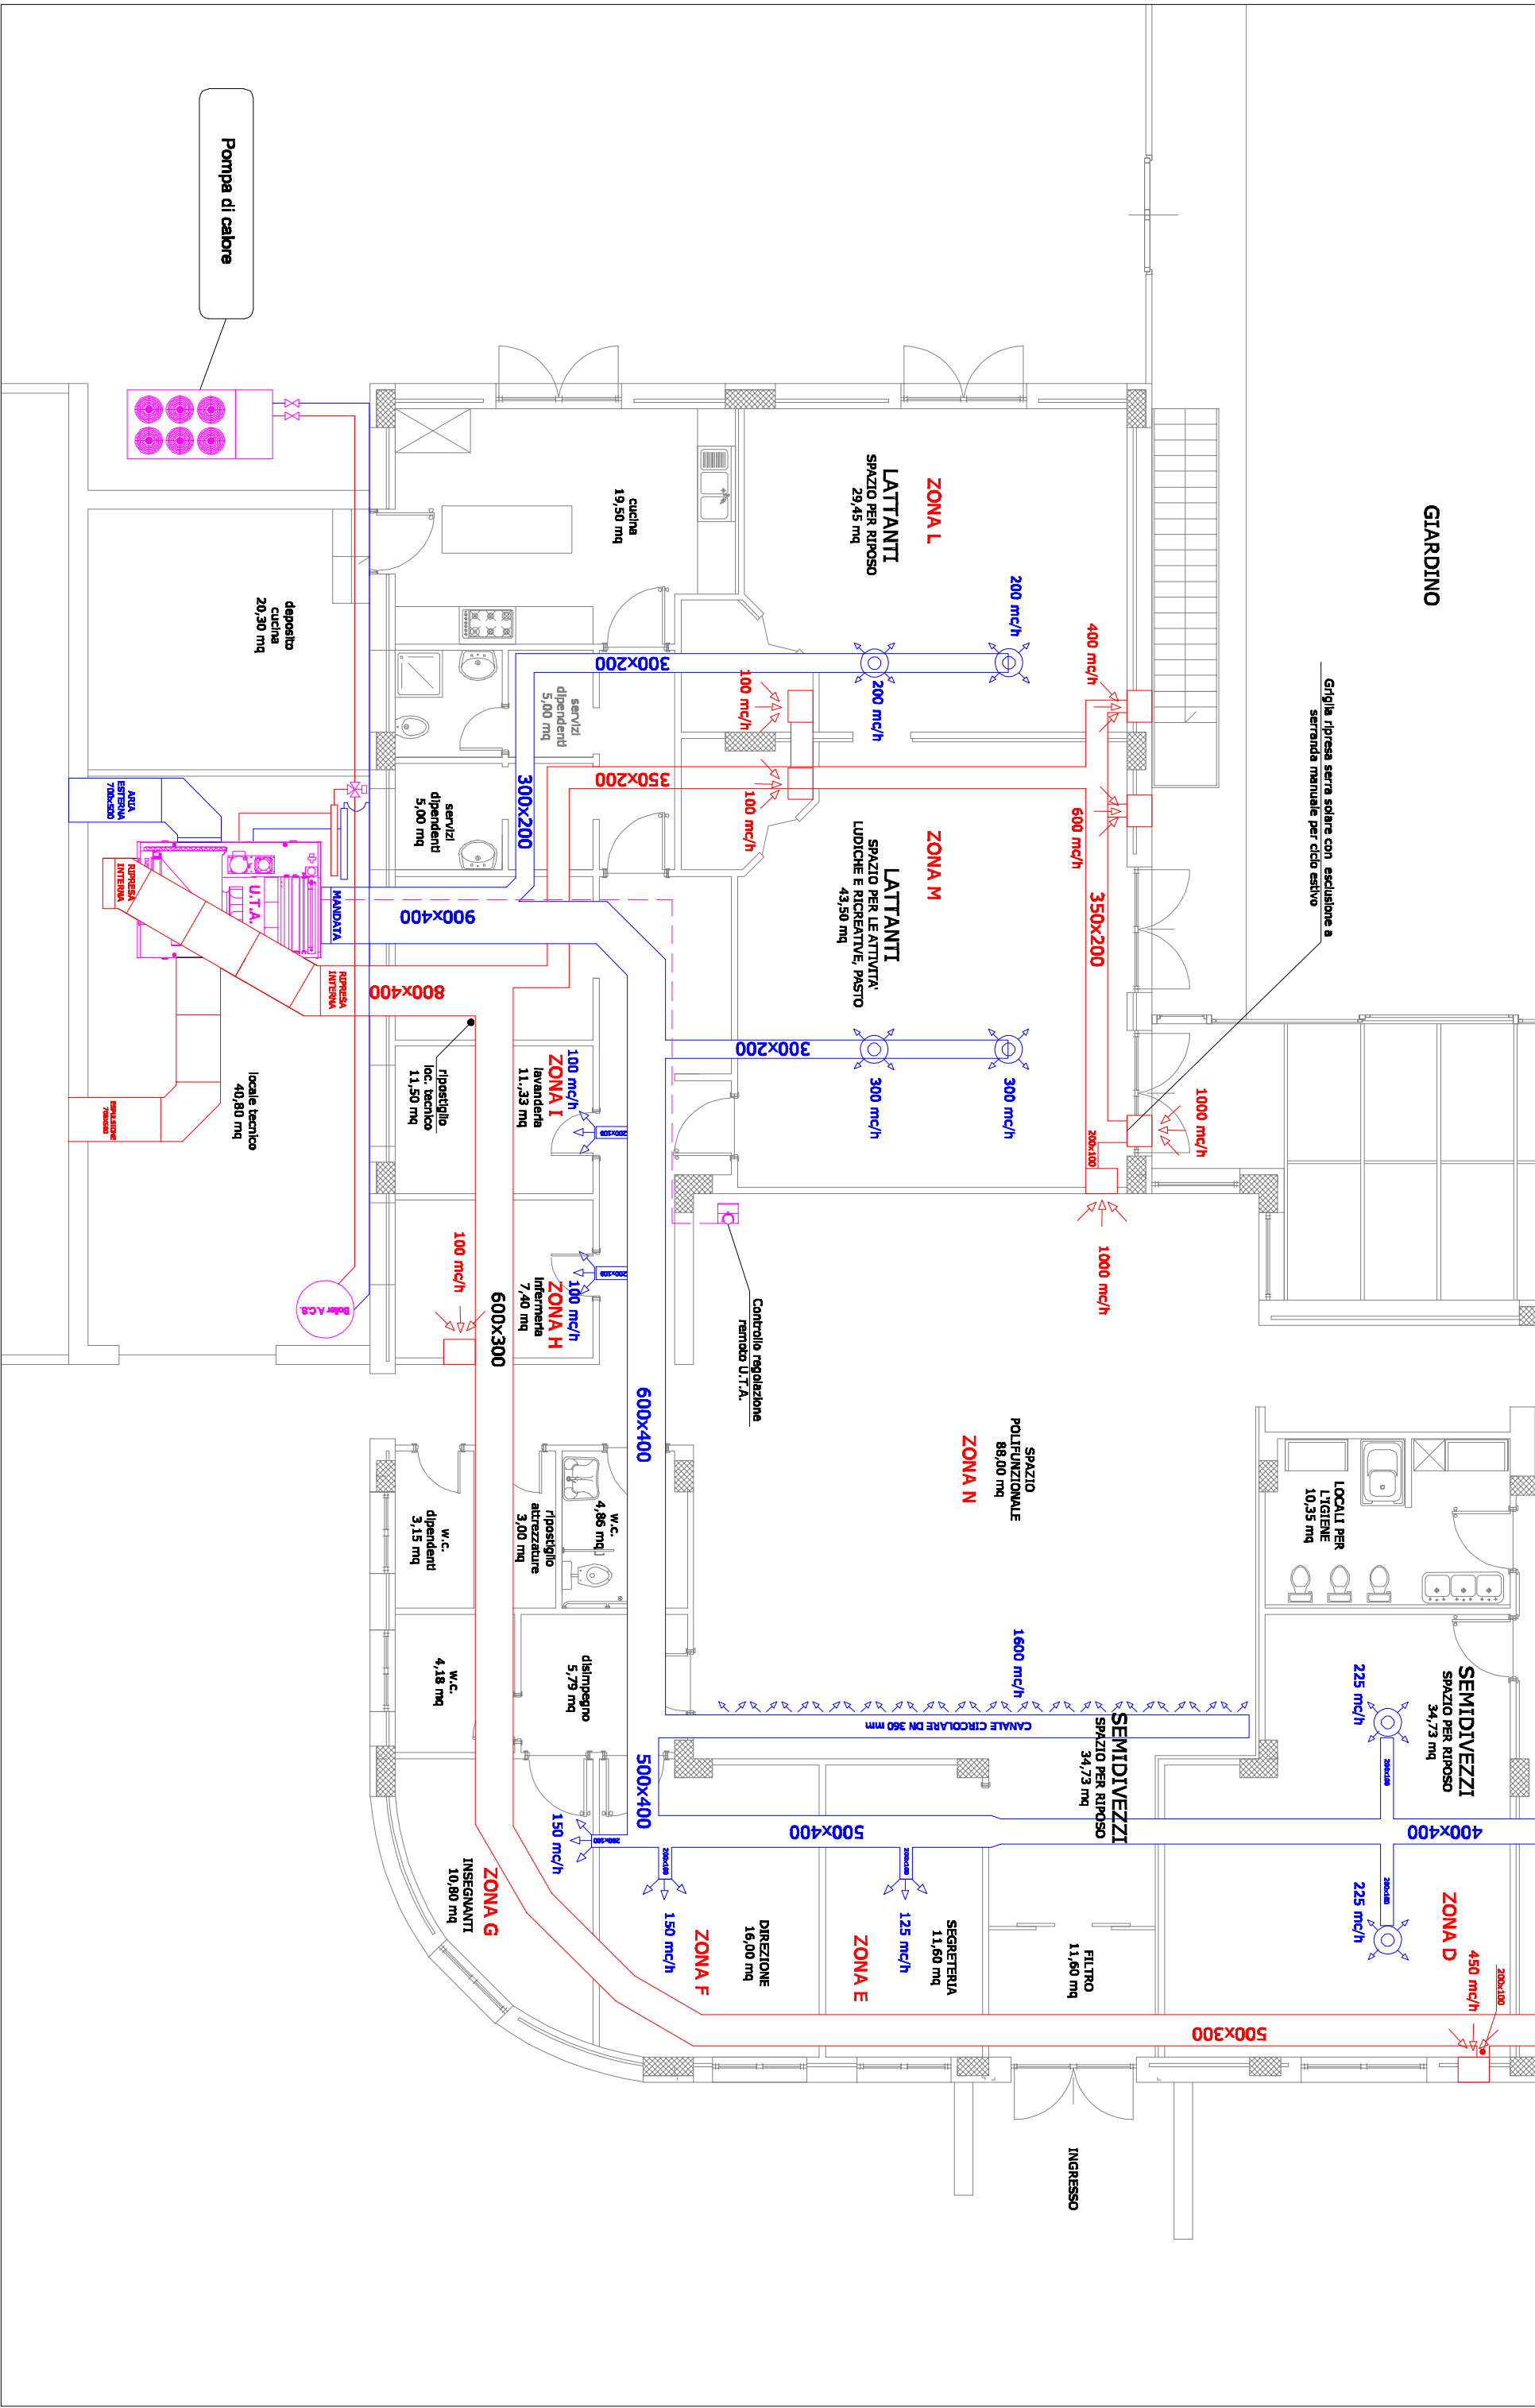


Schema disposizioni canalizzazioni - scala 1:100

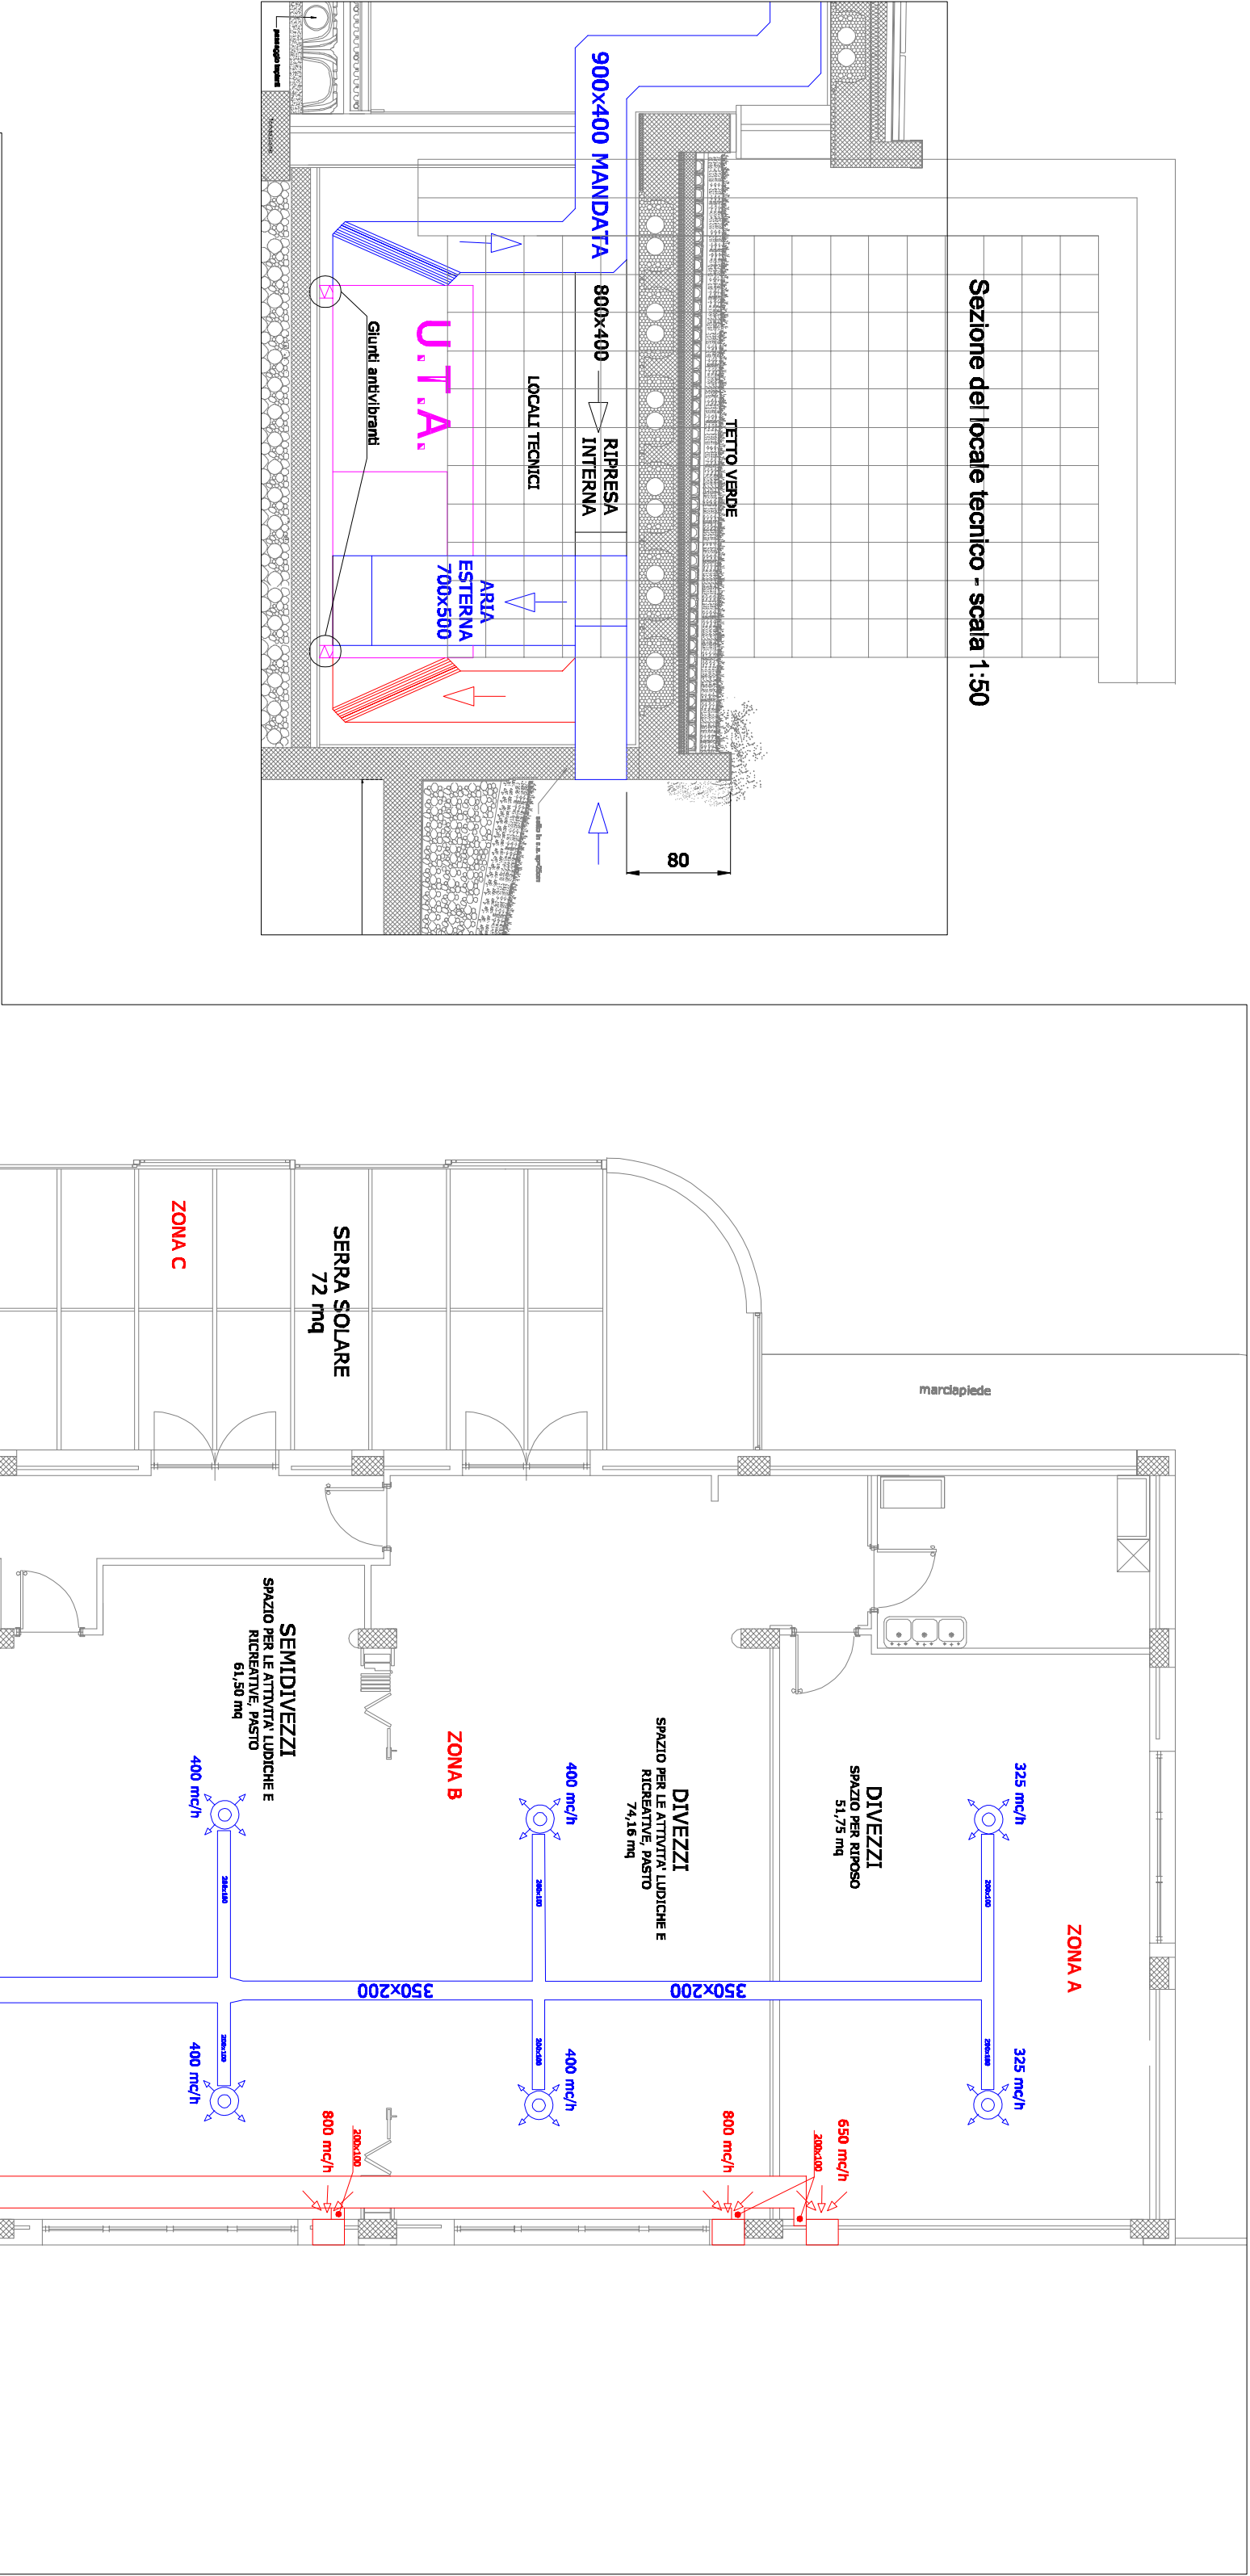

**"REALIZZAZIONE DI UN ASILO NIDO PUBBLICO NELL'AMBITO DEL SISTEMA INTEGRATO REGIONALE DI EDUCAZIONE E DI ISTRUZIONE" - "INTERVENTO TIPO A"**

AVVISO PUBBLICO PER LA PRESENTAZIONE DELLE MANIFESTAZIONI DI INTERESSE PER IL FINANZIAMENTO DI NIDI E MICRONIDI: INTERVENTI DI REALIZZAZIONE, RISTRUTTURAZIONE, ADEGUAMENTO, AMMODERNAMENTO E QUALIFICAZIONE DI STRUTTURE/SERVIZI EDUCATIVI NELL'AMBITO DEL SISTEMA INTEGRATO REGIONALE DI EDUCAZIONE E DI ISTRUZIONE.

ASSE 8 - OBIETTIVO SPECIFICO 9.3 - AZIONE 9.3.1 DEL POR CAMPANIA FESR 2014/2020 E OBIETTIVI DI SERVIZIO - F.S.C. FONDO DI CUI ALLA L.R. N. 3 DEL 20 GENNAIO 2017.

## "PROGETTO DEFINITIVO-ESECUTIVO"

- IMPIANTI**
19. Relazione Specialistica Impianto Elettrico
  20. Relazione Specialistica Impianto di Riscaldamento
  21. Relazione Specialistica Impianto a gas
  22. Impianto Idrico-Fognario: Pianta coperture e impianto di irrigazione tetto verde
  23. Impianto Fotovoltaico
  24. Impianto Fotovoltaico schema unifilare
  25. Impianto Termico: schema funzionale dell'impianto termico
  26. Impianto Termico: Pianta radiante
  27. Impianto Termico: Impianto condizionato aria primario
  28. Impianto Gas
  29. Impianto Elettrico: Impianto di Terra
  30. Impianto Elettrico: Alimentazione F.M.
  31. Impianto Elettrico: Alimentazione Luci
  32. Impianto Elettrico: Quadri Elettrici

**COMUNE DI CAPACCIO PAESTUM**  
(Provincia di Salerno)



IL R.U.P.

IL PROGETTISTA

